


LEGENDA	
	Percorso di esodo
	Idrante a muro DN45
	Mezzo di estinzione incendio portatile
	Pulsante di sgancio impianto elettrico
	U.S. Uscita di sicurezza
	V.V.F. Attacco per autopompa
	Quadro elettrico

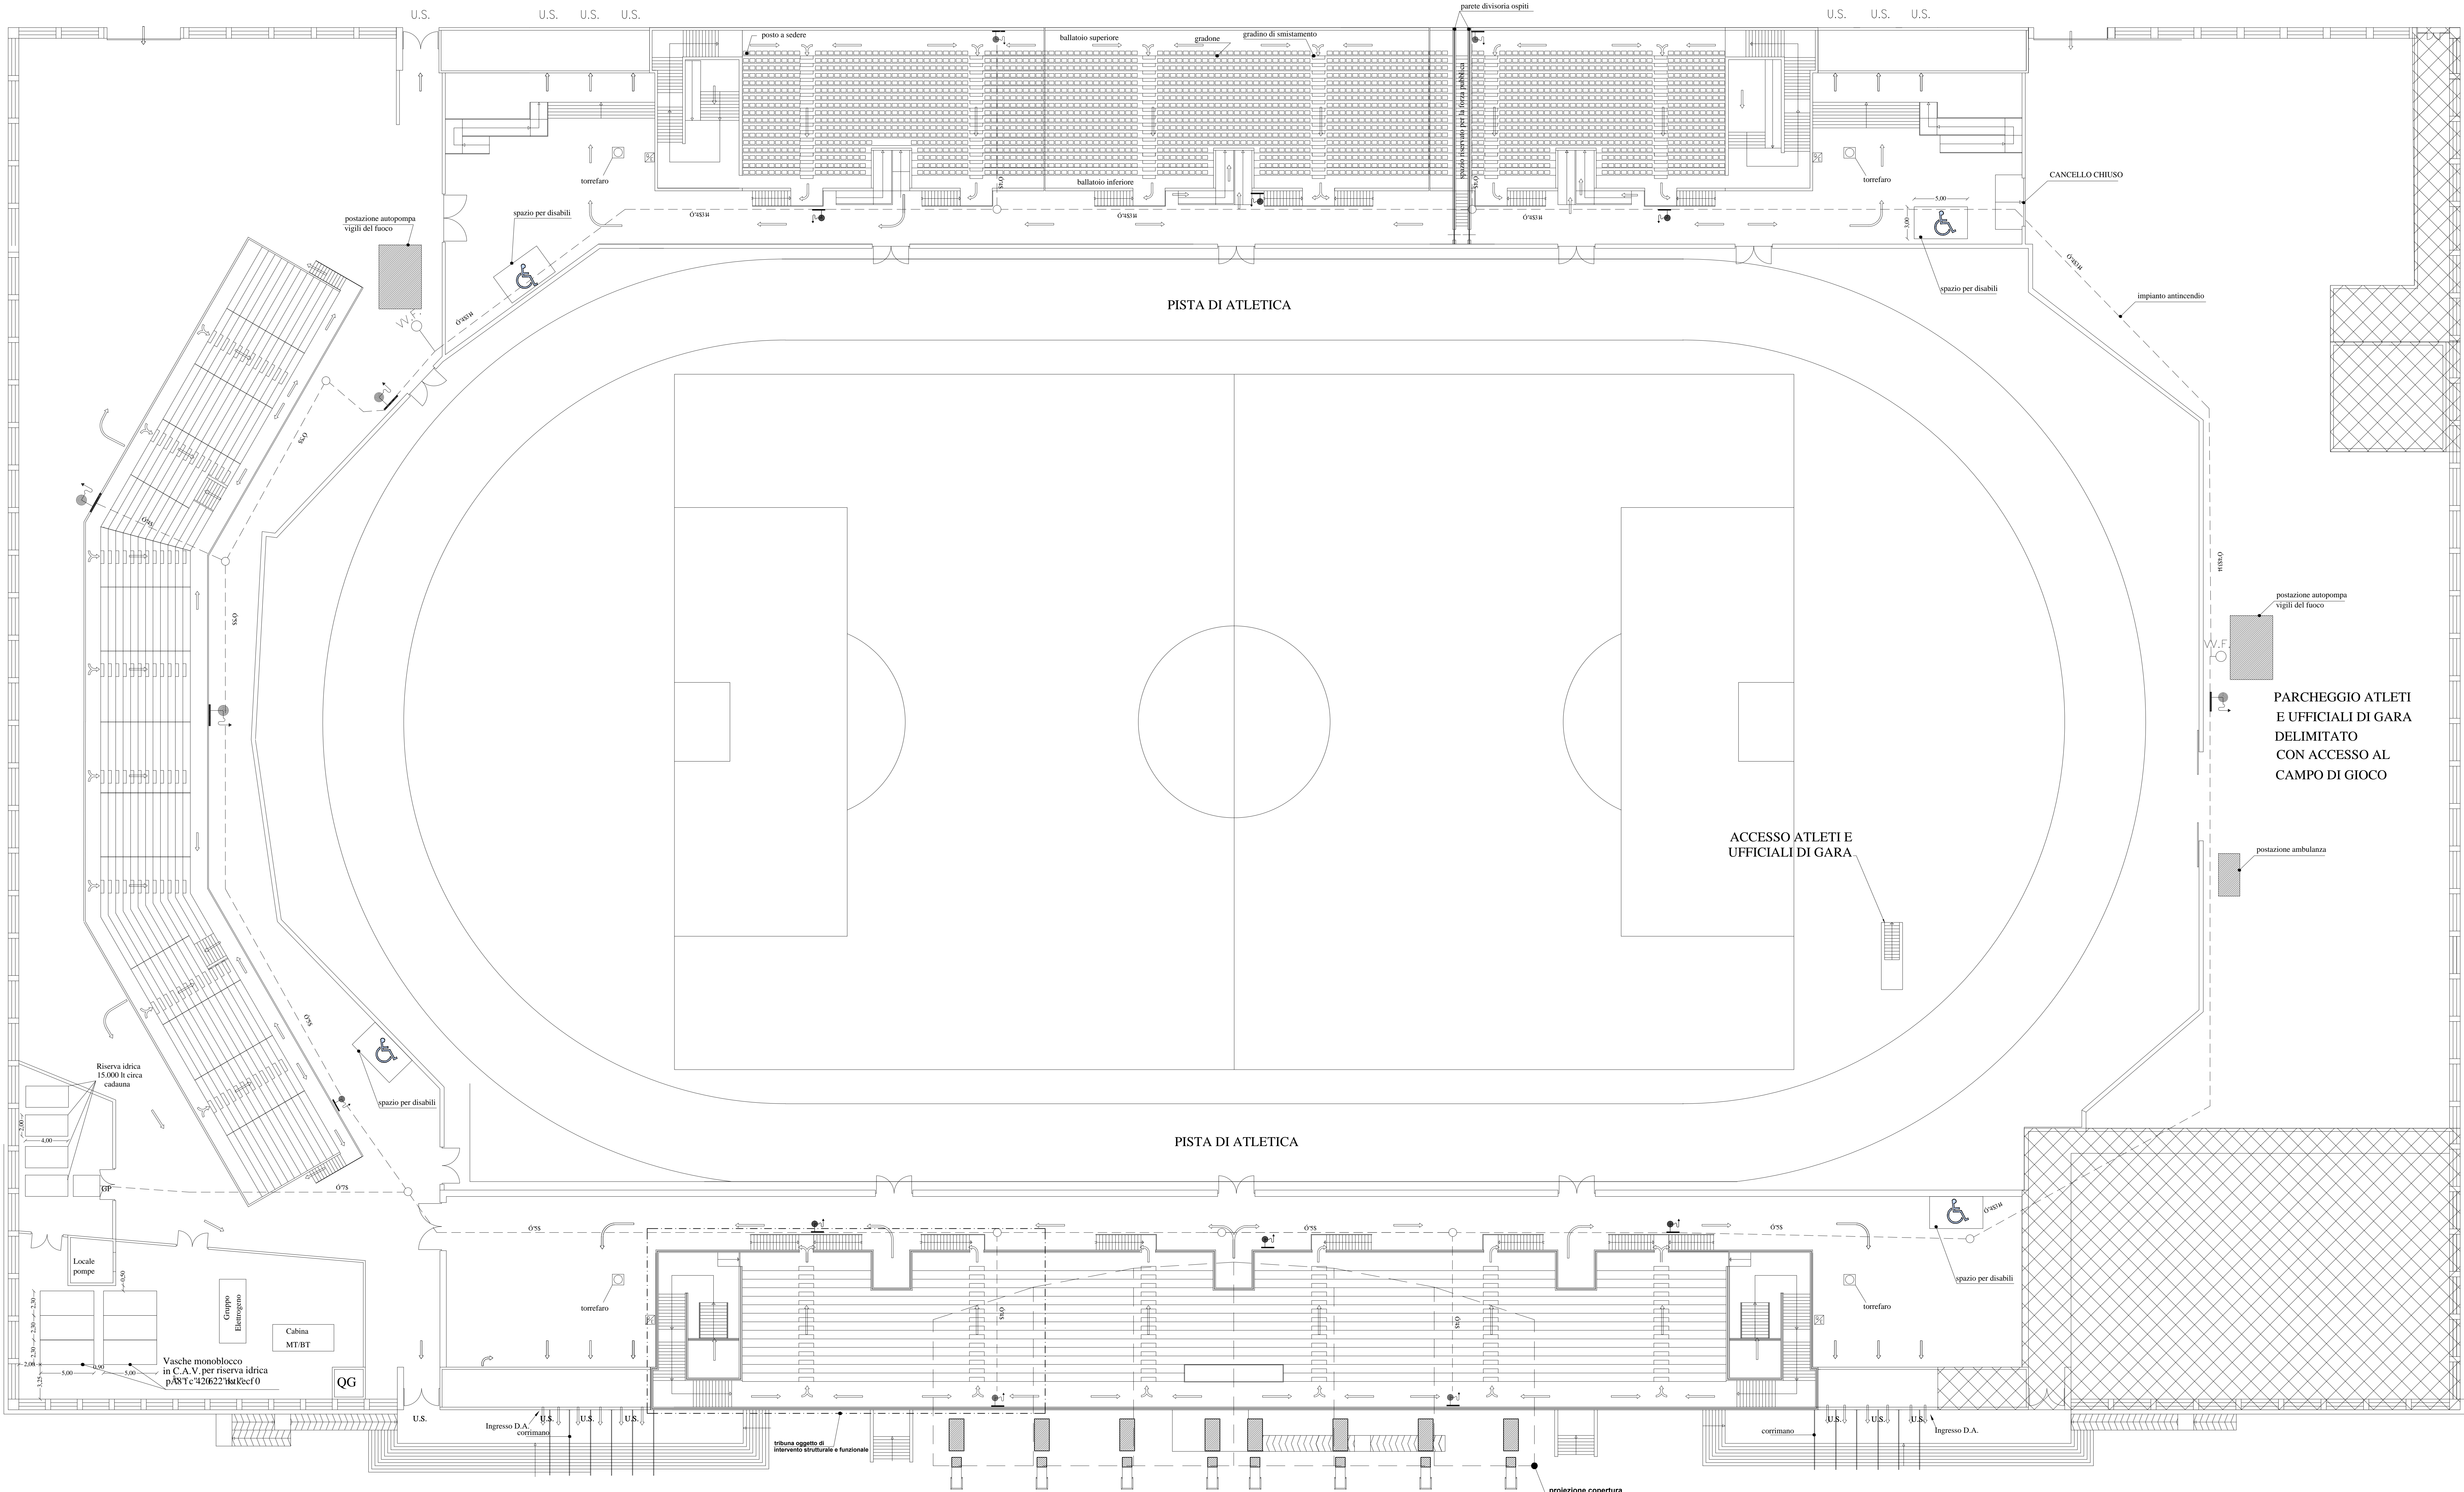

COMUNE DI MARSALA
PROVINCIA DI TRAPANI

LAVORI DI MANUTENZIONE STRAORDINARIA
PER L'ESECUZIONE DI OPERE EDILI E PER
L'ADEGUAMENTO SISMICO E FUNZIONALE
DELLO STADIO MUNICIPALE DI MARSALA

R.U.P.

Ing. Luigi Palmeri

PROGETTISTA

Arch. Giuseppe Barraco

Tav. 13

Pianta quota gradoni con indicazione V.V.F.

Progetto

Scala 1:200

Marsala, li

Comunicazioni al tecnico: Via F.sco Struppa, n.45 - 91025 Marsala tel./fax. 0923-716104
email: archgiuseppebarraco@libero.it