




| - LEGENDA SIMBOLI - |   |
|---------------------|---|
|                     | IDRANTI A MURO A CASSETTA UNI 45            |
|                     | GRUPPO DI POMPAGGIO ANTINCENDIO             |
|                     | RISERVA IDRICA ANTINCENDIO                  |
|                     | COLONNA MONTANTE 2"                         |
|                     | ATTACCO PER AUTOPOMPA VV.FF.                |
|                     | LINEA DI ALIM. IDRICA IMP. ANT.             |
|                     | LINEA DI ALIM. ELETTRICA GRUPPO POMPE. ANT. |

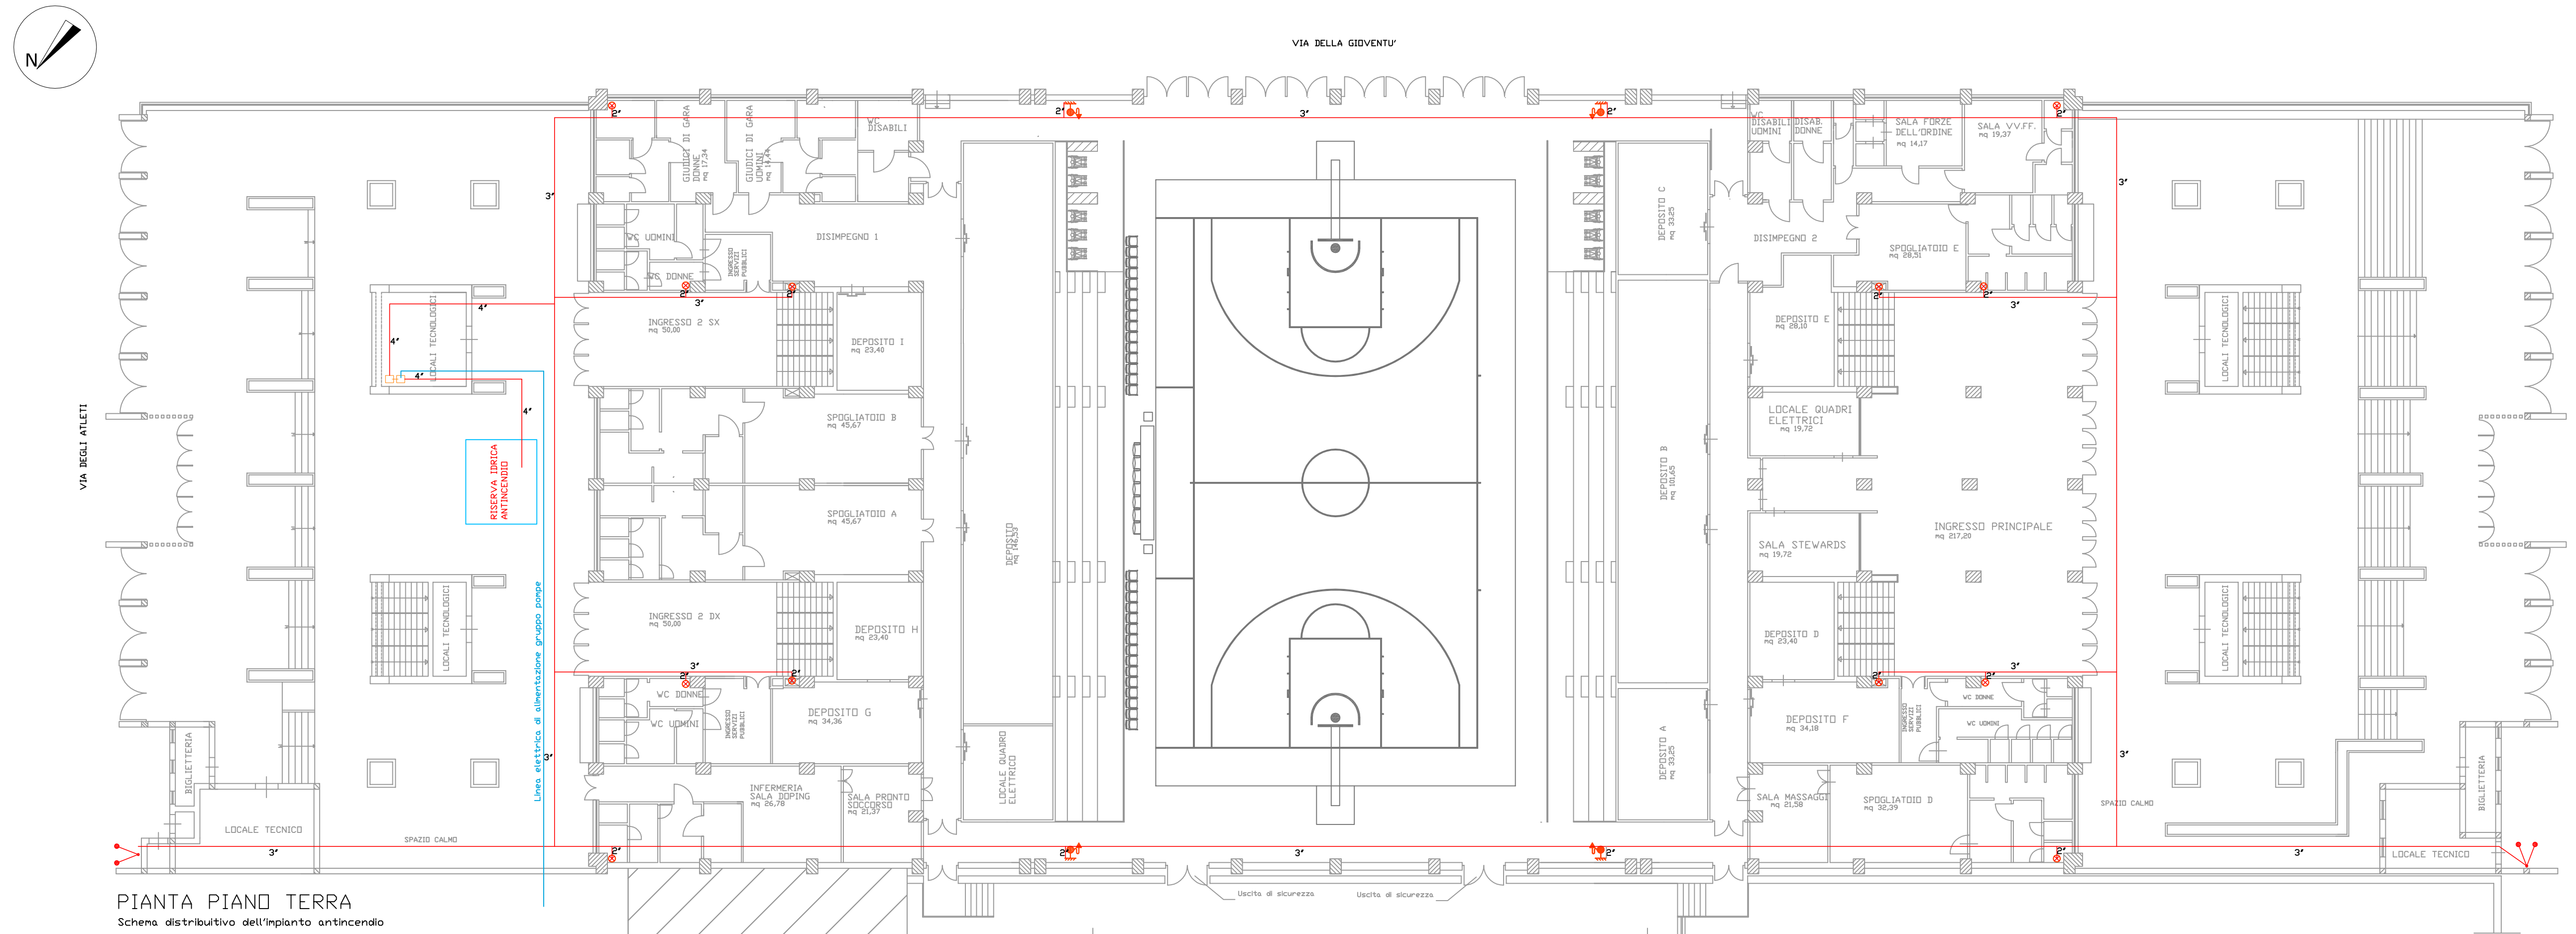


PIANTA PIANO TERRA  
Schema distributivo dell'impianto antincendio

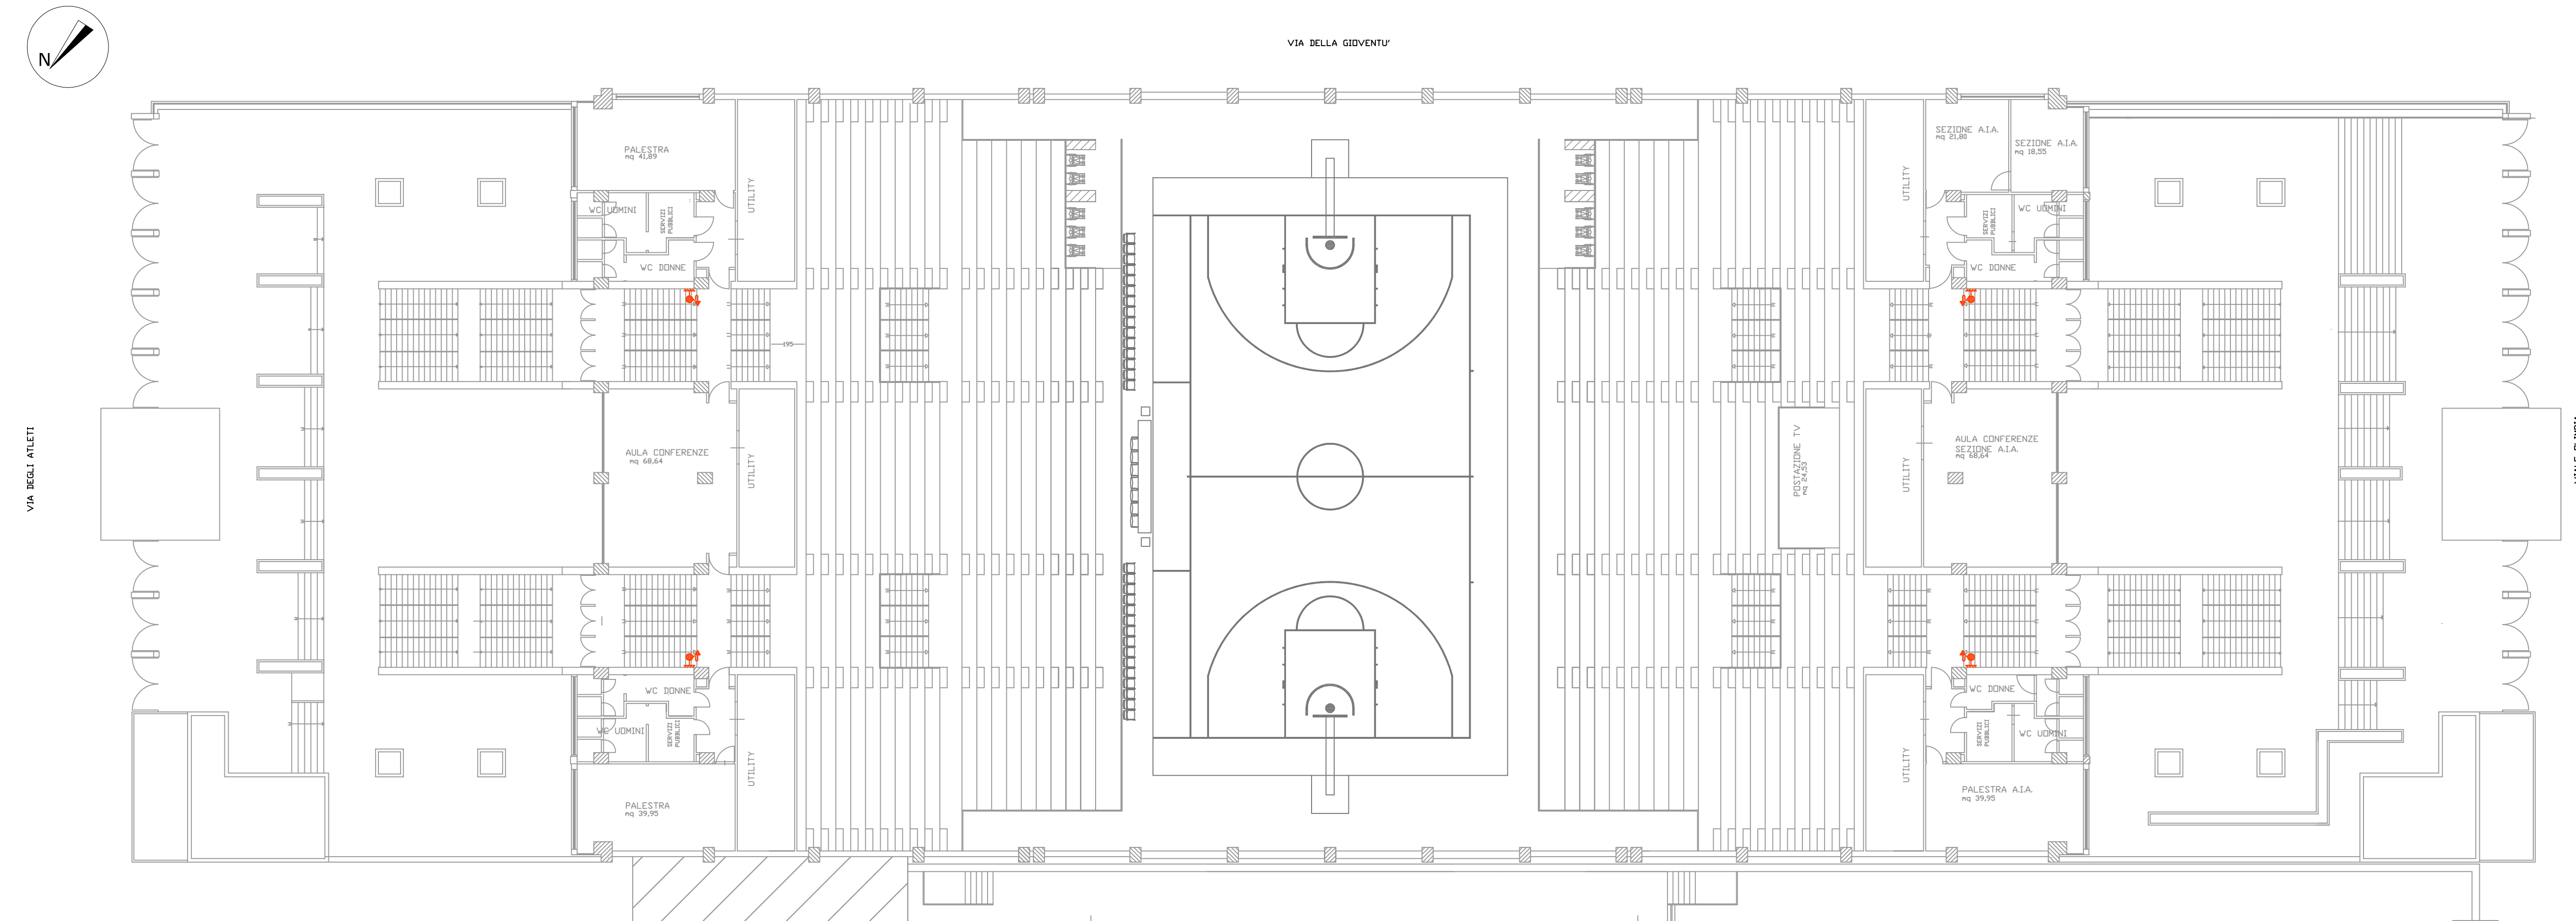

PIANTA PIANO SECONDO  
Schema distributivo impianto antincendio

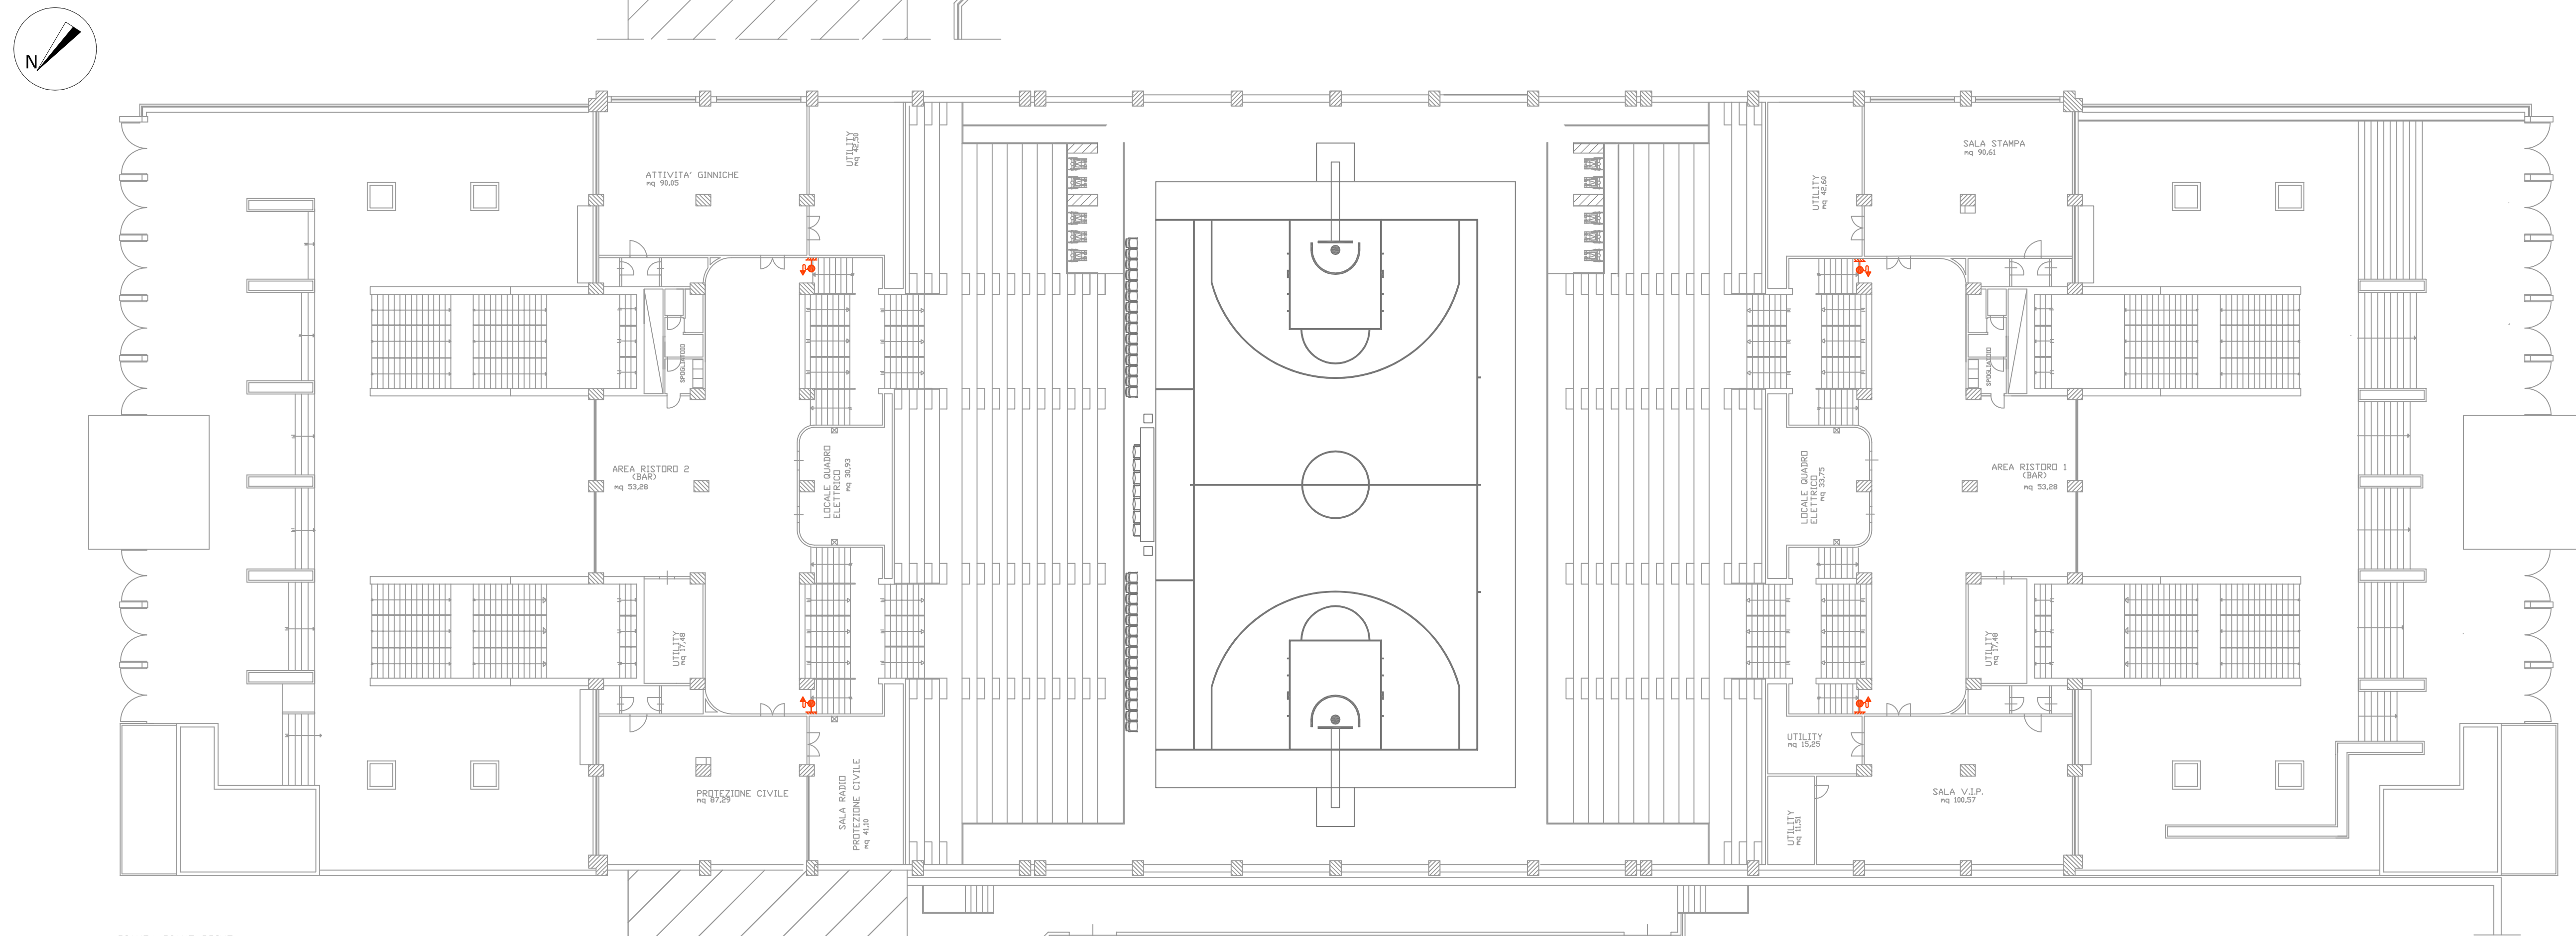

PIANTA PIANO PRIMO  
Schema distributivo impianto antincendio

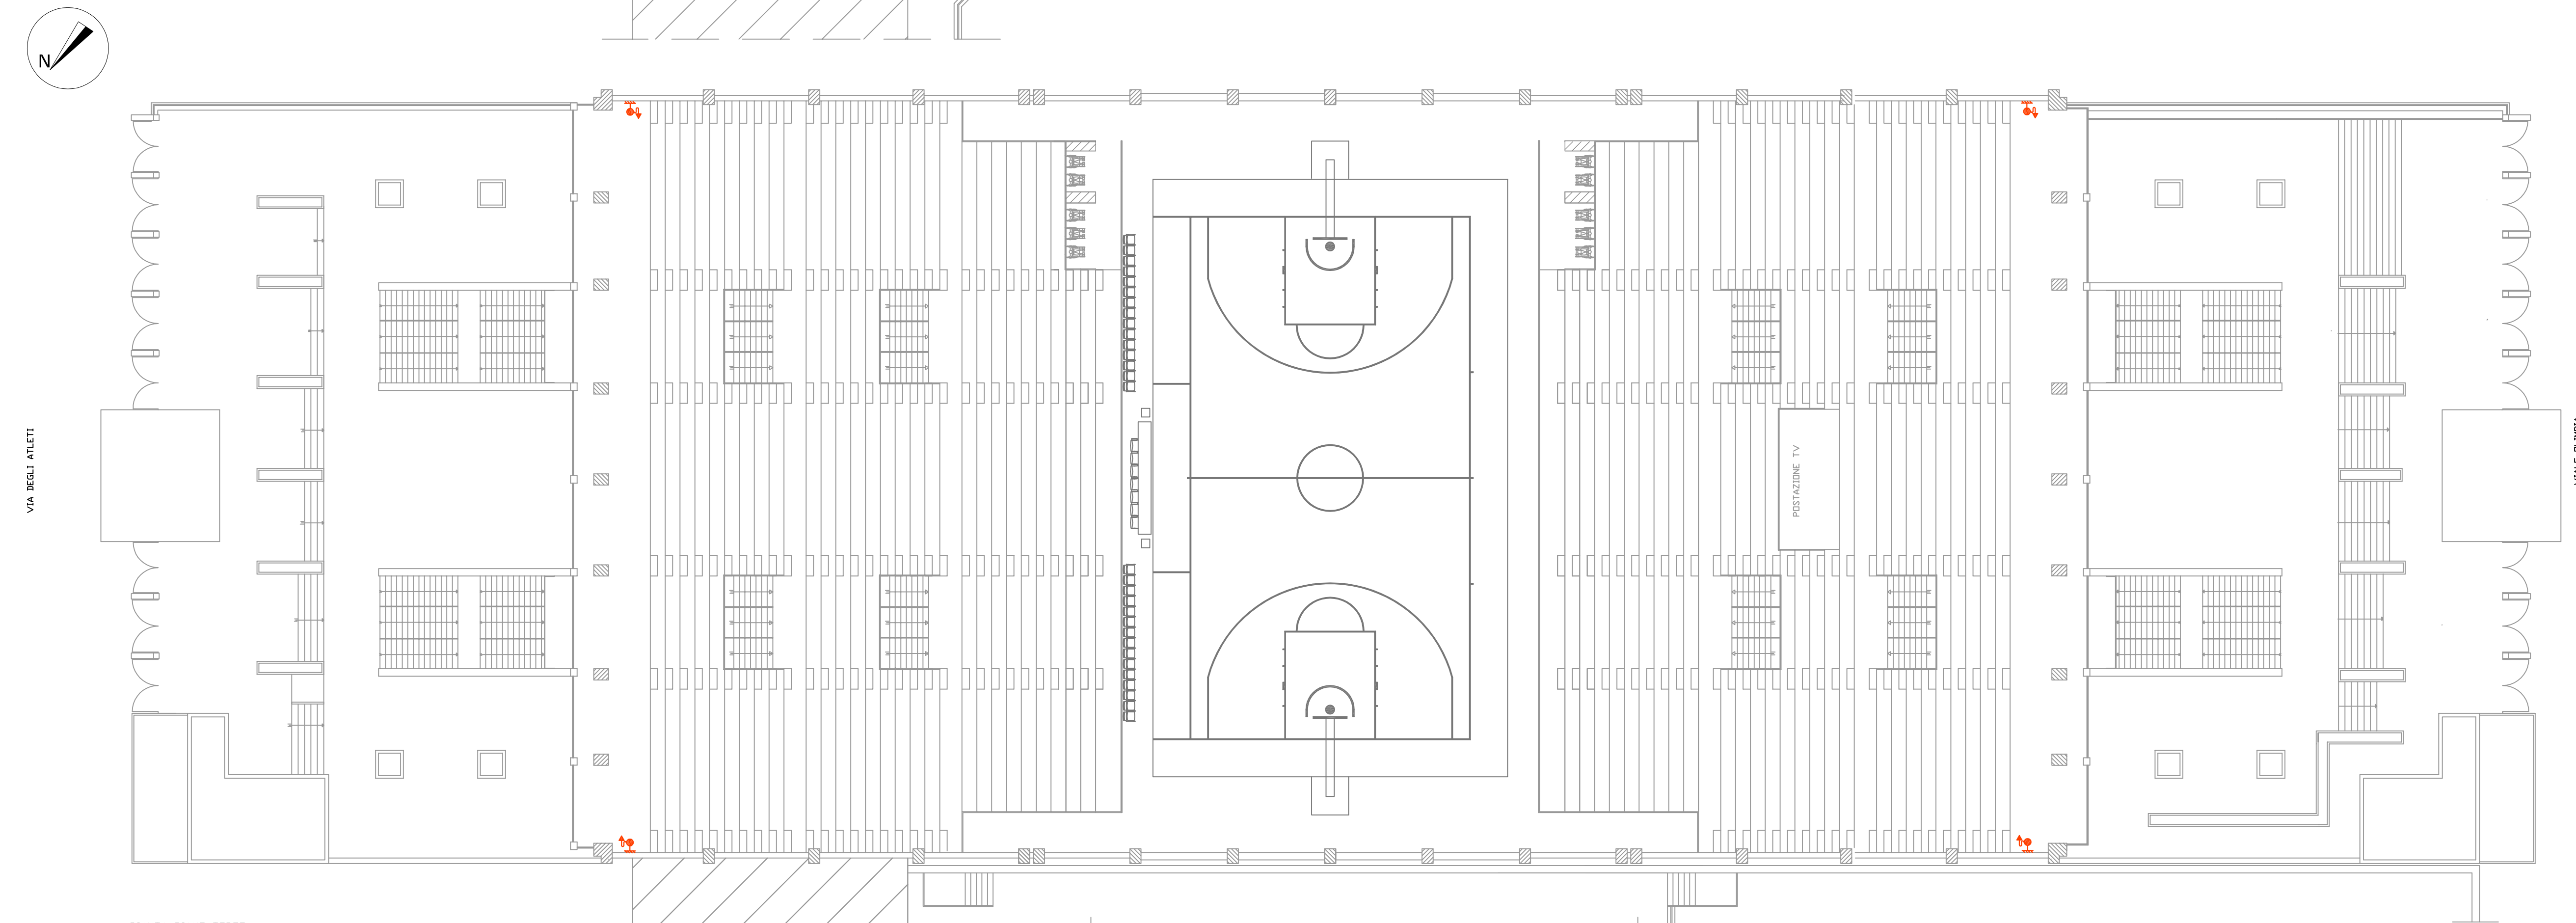

PIANTA PIANO TERZO  
Schema distributivo impianto antincendio

COMUNE DI MARSALA

UFFICIO TECNICO

1° LOTTO FUNZIONALE

OGGETTO

Completamento dei lavori di manutenzione straordinaria per l'adeguamento dell'impianto igienico sanitario e la riqualificazione funzionale del Palasport di Marsala.

STATO FUTURO  
ELABORATO:  
Impianto idrico antincendio pianta  
piano terra-primo-secondo-terzo

Tav. n° 25  
Disegno Scala 1:200

IL PROGETTISTA

Ing. Di Marco Vincenzo

IL RUP